


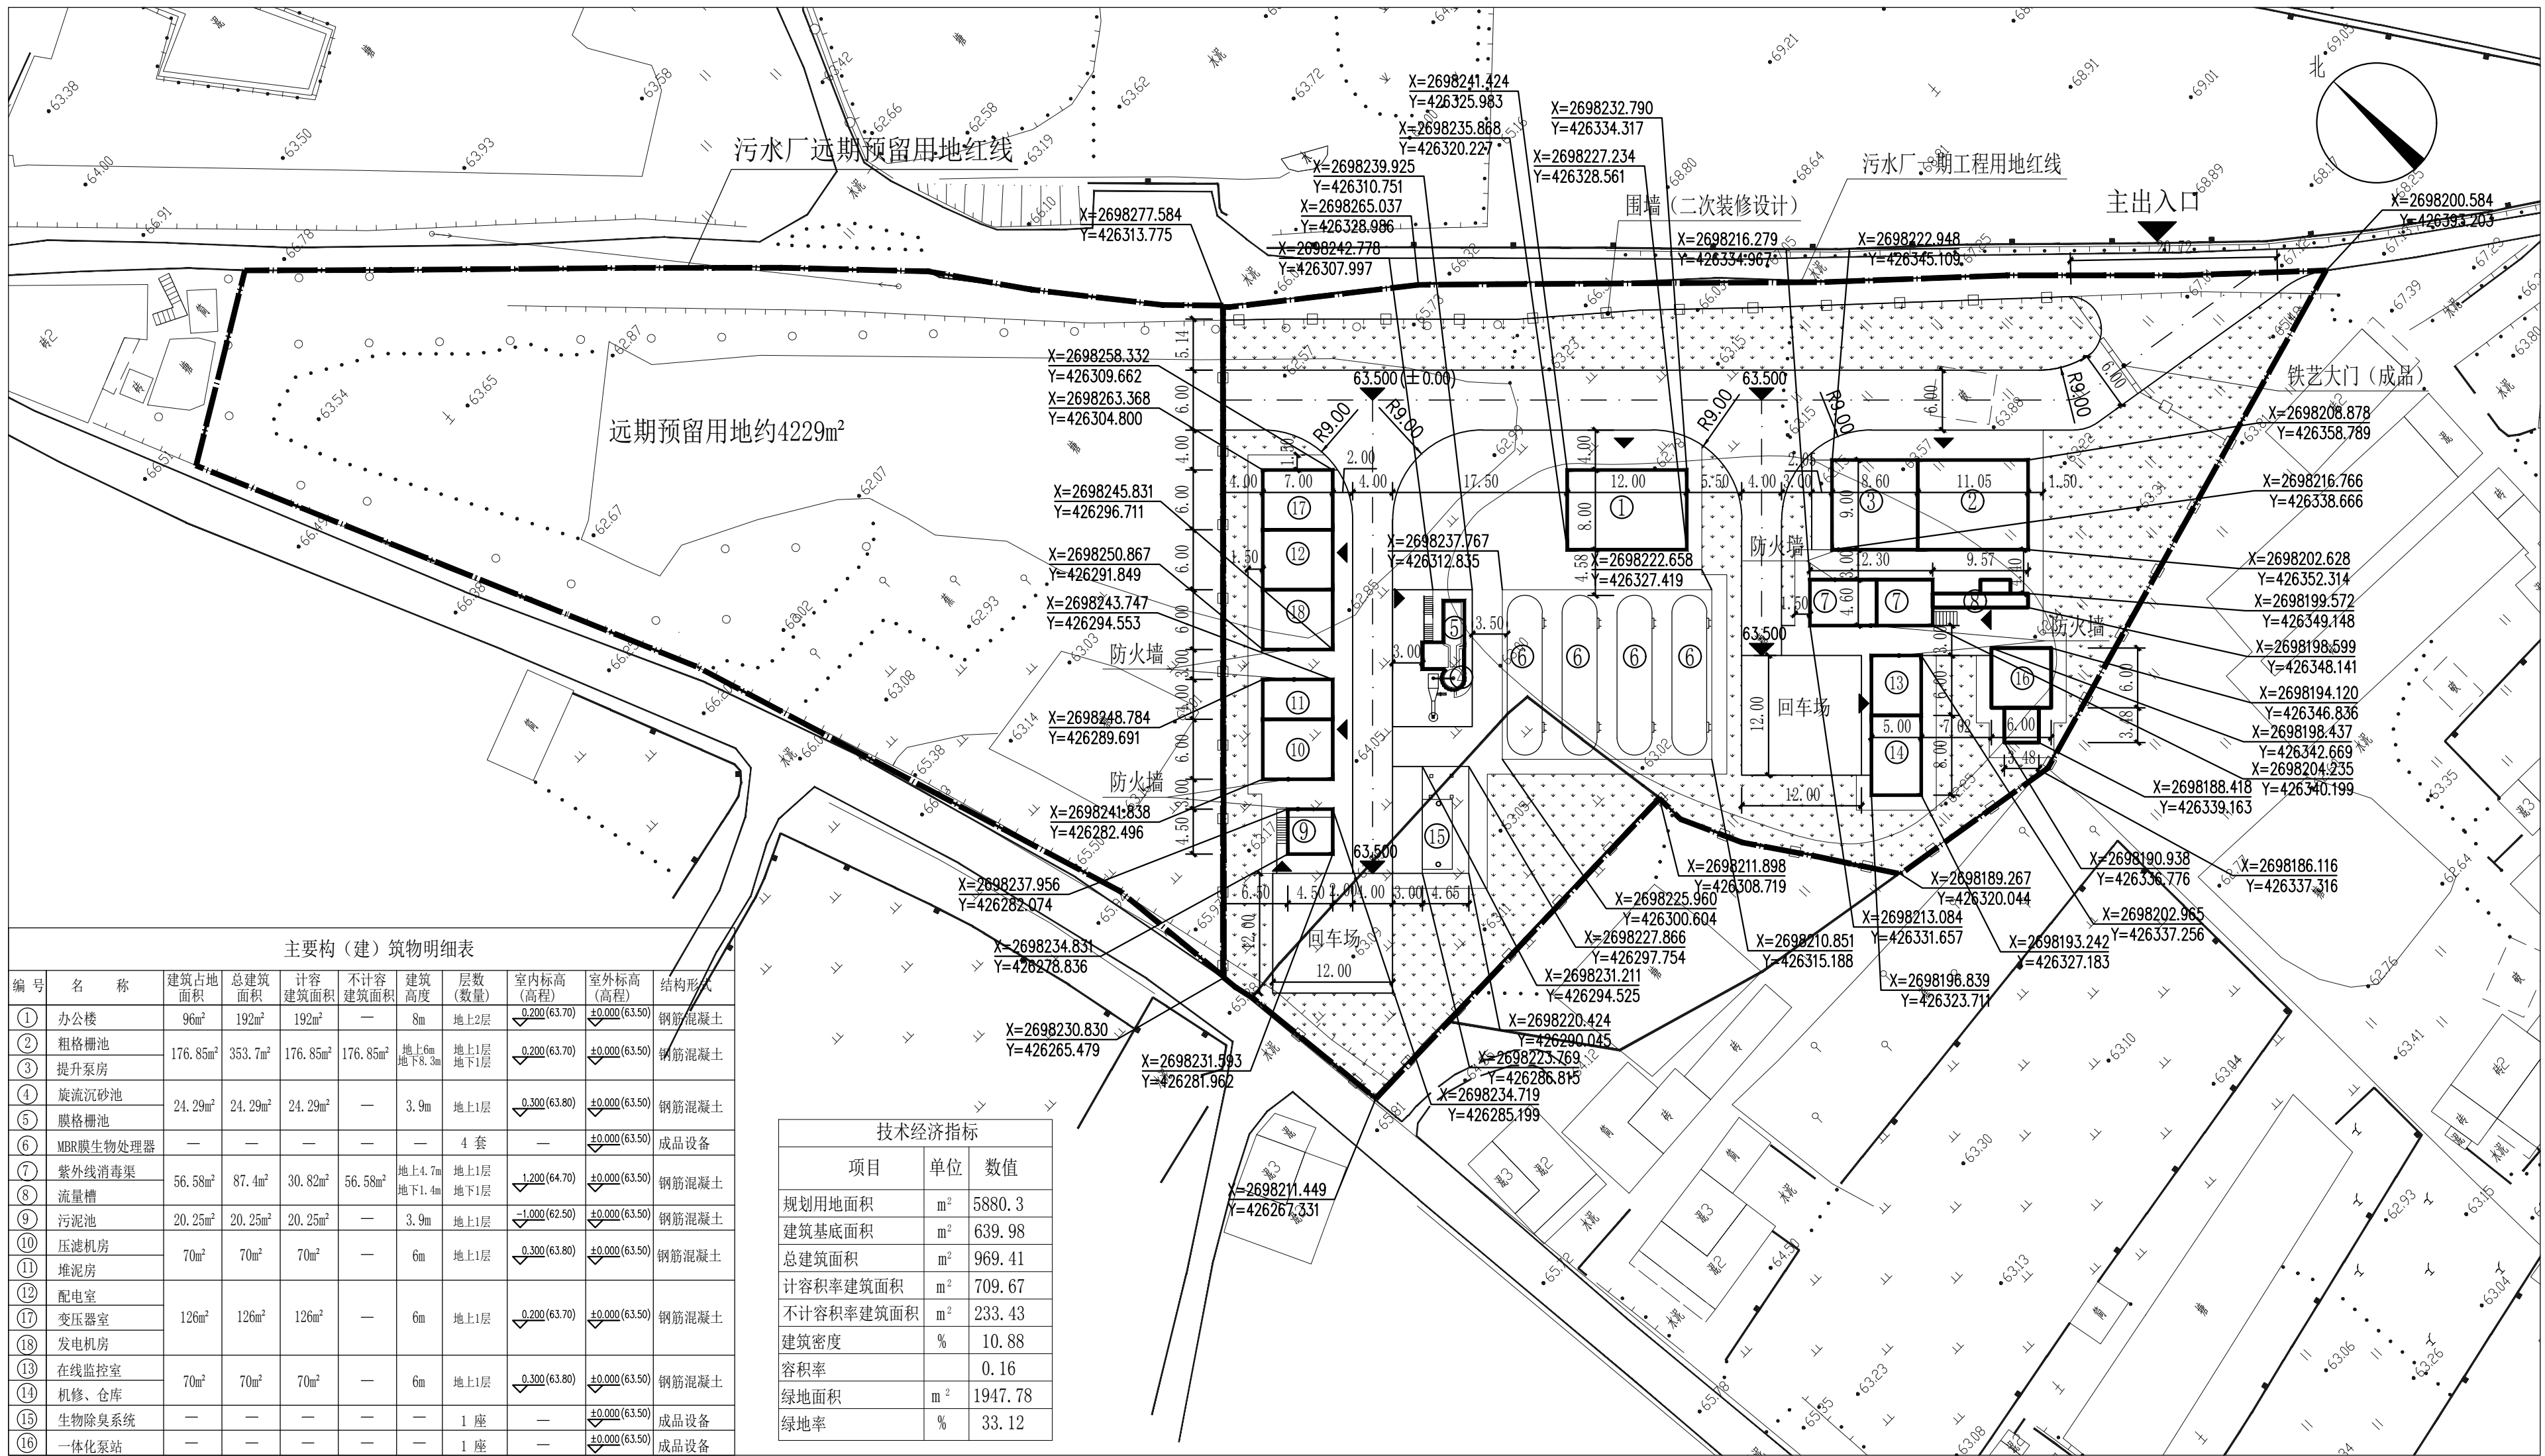

总平面图 1:500

说明：

- 1、本规划场地内的建筑物的耐火等级设计均不得低于二级。
- 2、本规划符合《建筑设计防火规范》GB50016—2014（2018版）。
- 3、本图高程、尺寸、距离标注均以米为单位。
- 4、本规划场地内的地坪标高63.50为±0.00。
- 5、MBR膜生物处理器（成品）和一体化泵站（成品）为地下掩体设备，另详工艺图。
- 6、未说明部分按国家相关规范执行。

				中誉设计有限公司 ZHONGYU DESIGN CO., LTD..		版本号	资质证书编号	甲级:A144003251	建设单位	梅县区住房和城乡建设局	
						A版	设计文号	2019S090	工程名称	梅州市梅县区丙村镇新圩污水处理厂及管网一期建设工程	
						审 定	何锦华	项目负责	杨韶馨	专业负责	杨韶馨
审 核	梁智雄	校 核	盘海贤	设 计	黄伟	内 容	图别	建 施			
										图号	AW-04